




PLANTA BAJA  
ESCALA 1:50

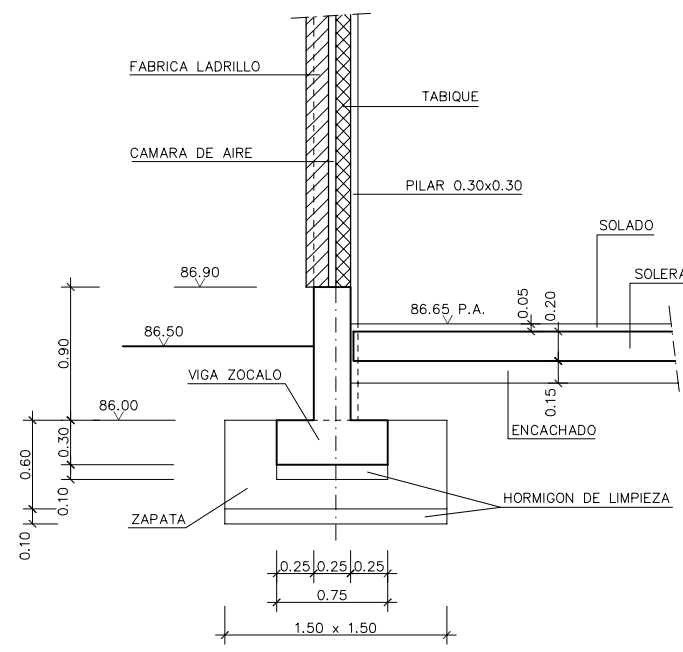

SECCION A-A  
ESCALA 1:25

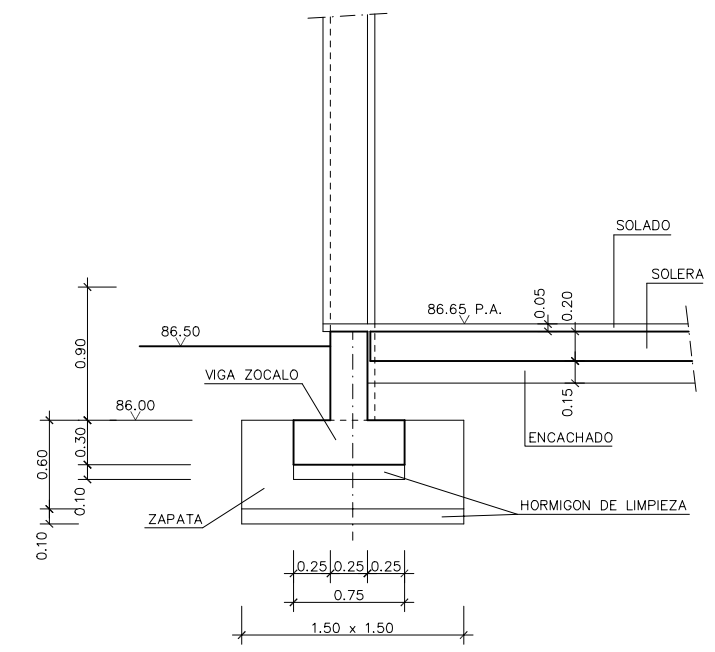

SECCION B-B  
ESCALA 1:25

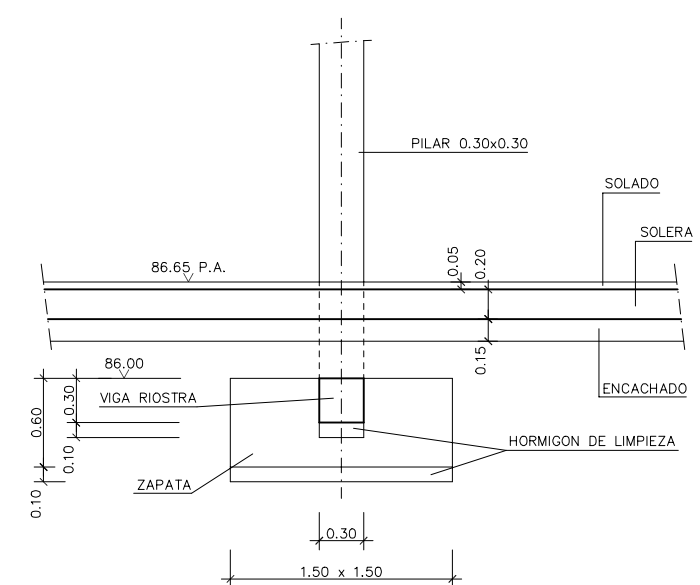

SECCION C-C  
ESCALA 1:25

EL INGENIERO AUTOR DEL PROYECTO:	FECHA :	TITULO : <b>REDACCION DE PROYECTO Y CONSTRUCCION DEL SANEAMIENTO DE CABEZÓN DE LA SAL Y MAZCUERRAS</b>	ESCALAS : 1:50 - 1:25	DESIGNACION : EDIFICIO DE CONTROL PLANTA DE CIMENTACION Y SECCIONES	PLANO N° : HOJA - DE -
----------------------------------	---------	---	--------------------------	---	---------------------------